


批准	注册	项目收益	专业负责	清防	审核	校对	设计
张思源		况力	况力		况力	黄鹏	张为


 中国机械工业 第三设计研究院		THIRD DESIGN AND RESEARCH INSTITUTE CHINA	
地址：中国·重庆·两路口		Add. NO. 17 Yutong Road, Chongqing	
传真：023-68610635	电报：023-68612568	电报：023-68612568	传真：023-68610635
工程设计单位名称：（中图法 211000-1）		Design Institution No. (A) (CHINA 211000-1)	

1. 本图尺寸以图上标注为准,不得以比例尺量。
2. 本图必需设置基准并加设计专用章,方可作为施工之用。
3. 本图之原图版本为有效版本,其他版本均为无效版本。
4. 本图版底版属机械工业部三审三校并审核所有,本图版底版不得转让,二万,或以任何形式复制。

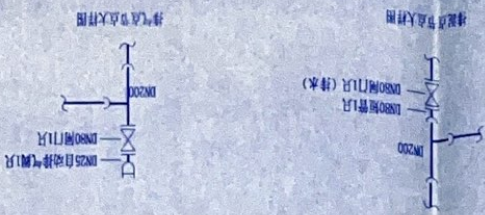

四四

工作井	
压力污水管	

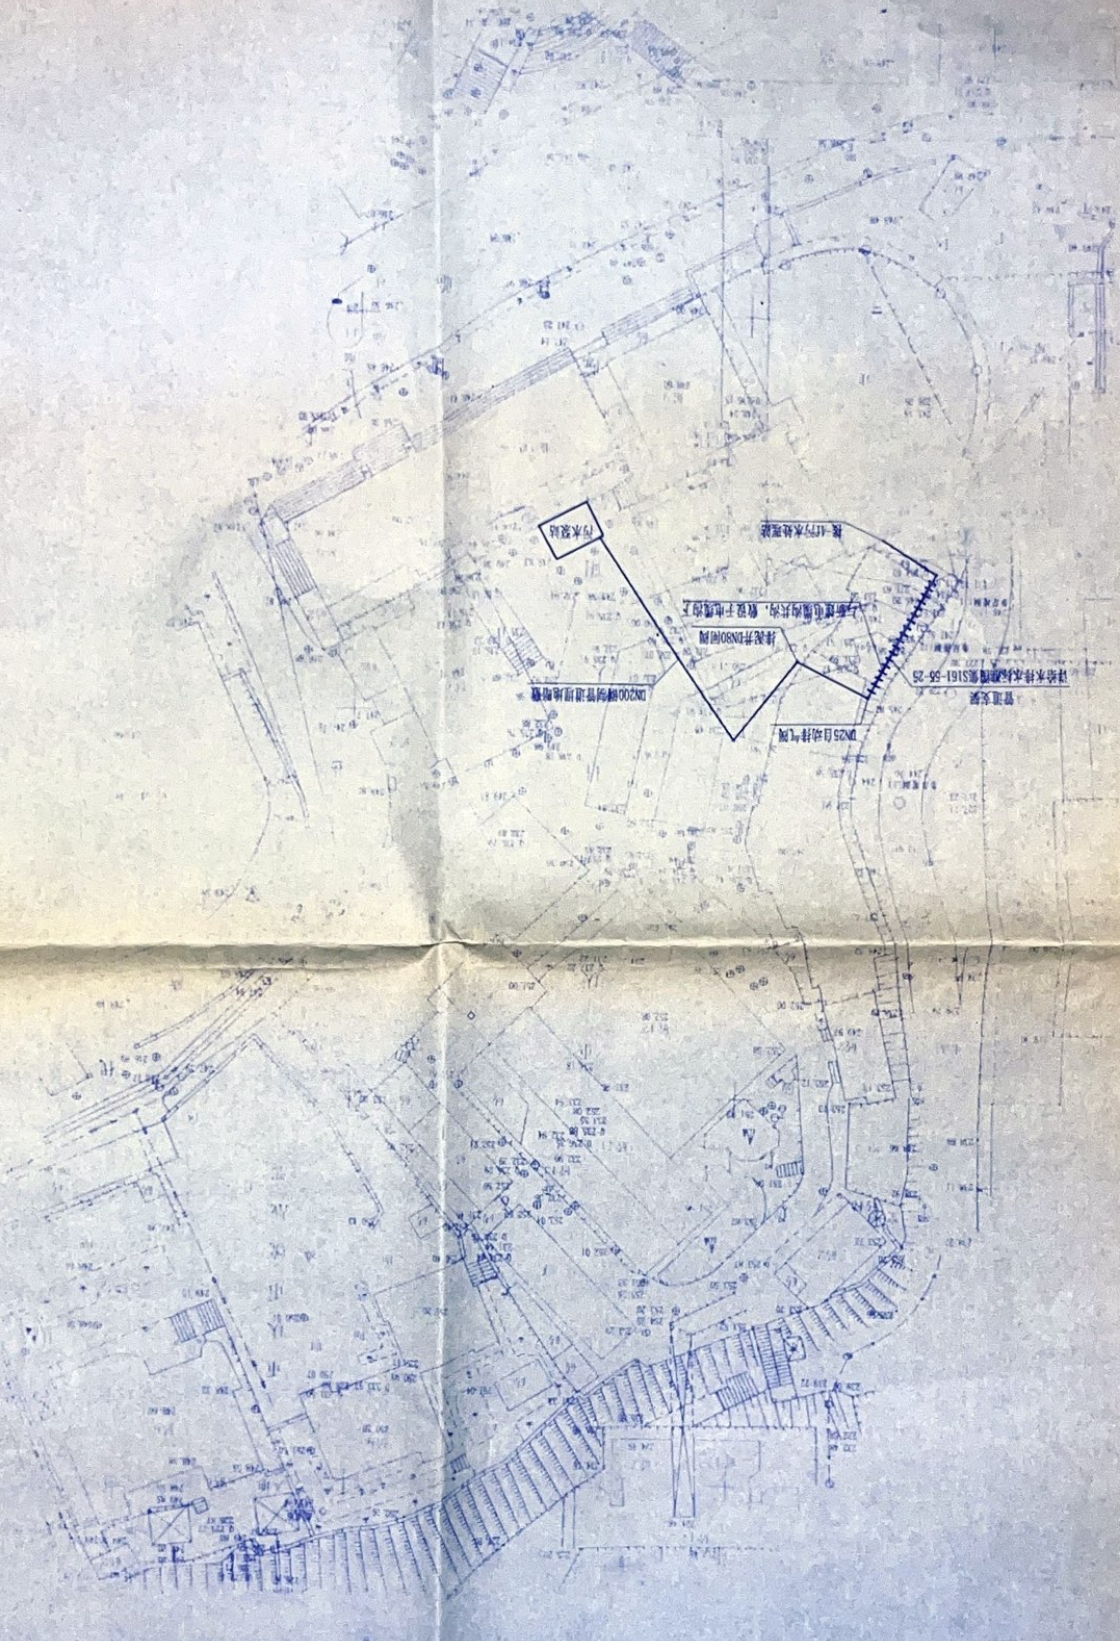

修改说明

重庆医科大学 附属第二医院	顾 客 CHARTER
------------------	----------------

项 目 (Item)	综合管网改造工程
---------------	----------

图名	提升泵池平面布置图
----	-----------

図 号 981 (2006) S-011B-
NO. of drawing

版本号	第1版	比例	1:40
No. of editions		Scaling	

图 别	设施	日期 2006.
-----	----	----------

批 准	德恩鋼	1/3m
-----	-----	------

项目设置	能力	况力
------	----	----

酒	防	力	2.5
市	植		

校	对	页	副	董 鹏 子
设	计	张	为	

 中国机械工业

第三设计研究院

A&P, INC. 17 Vassar Street, Cambridge	
TEL: 0213-63612366	FAX: 0213-63610605

Design: Customized for A. (2002) by **Design: Customized for A. (2002)**


1、本圖尺寸以圖上標註為準，不得以比例

2. 本装置必需经审批并加盖设计专用章方可作为正式工程图使用

3、本图之最高版本为有效版本，其他均为
为无效版本。

4、本图之版权属机械工业出版社第三设计研究所所有，未经本所授权不得转让第三方。


其以任刑形式重罰。

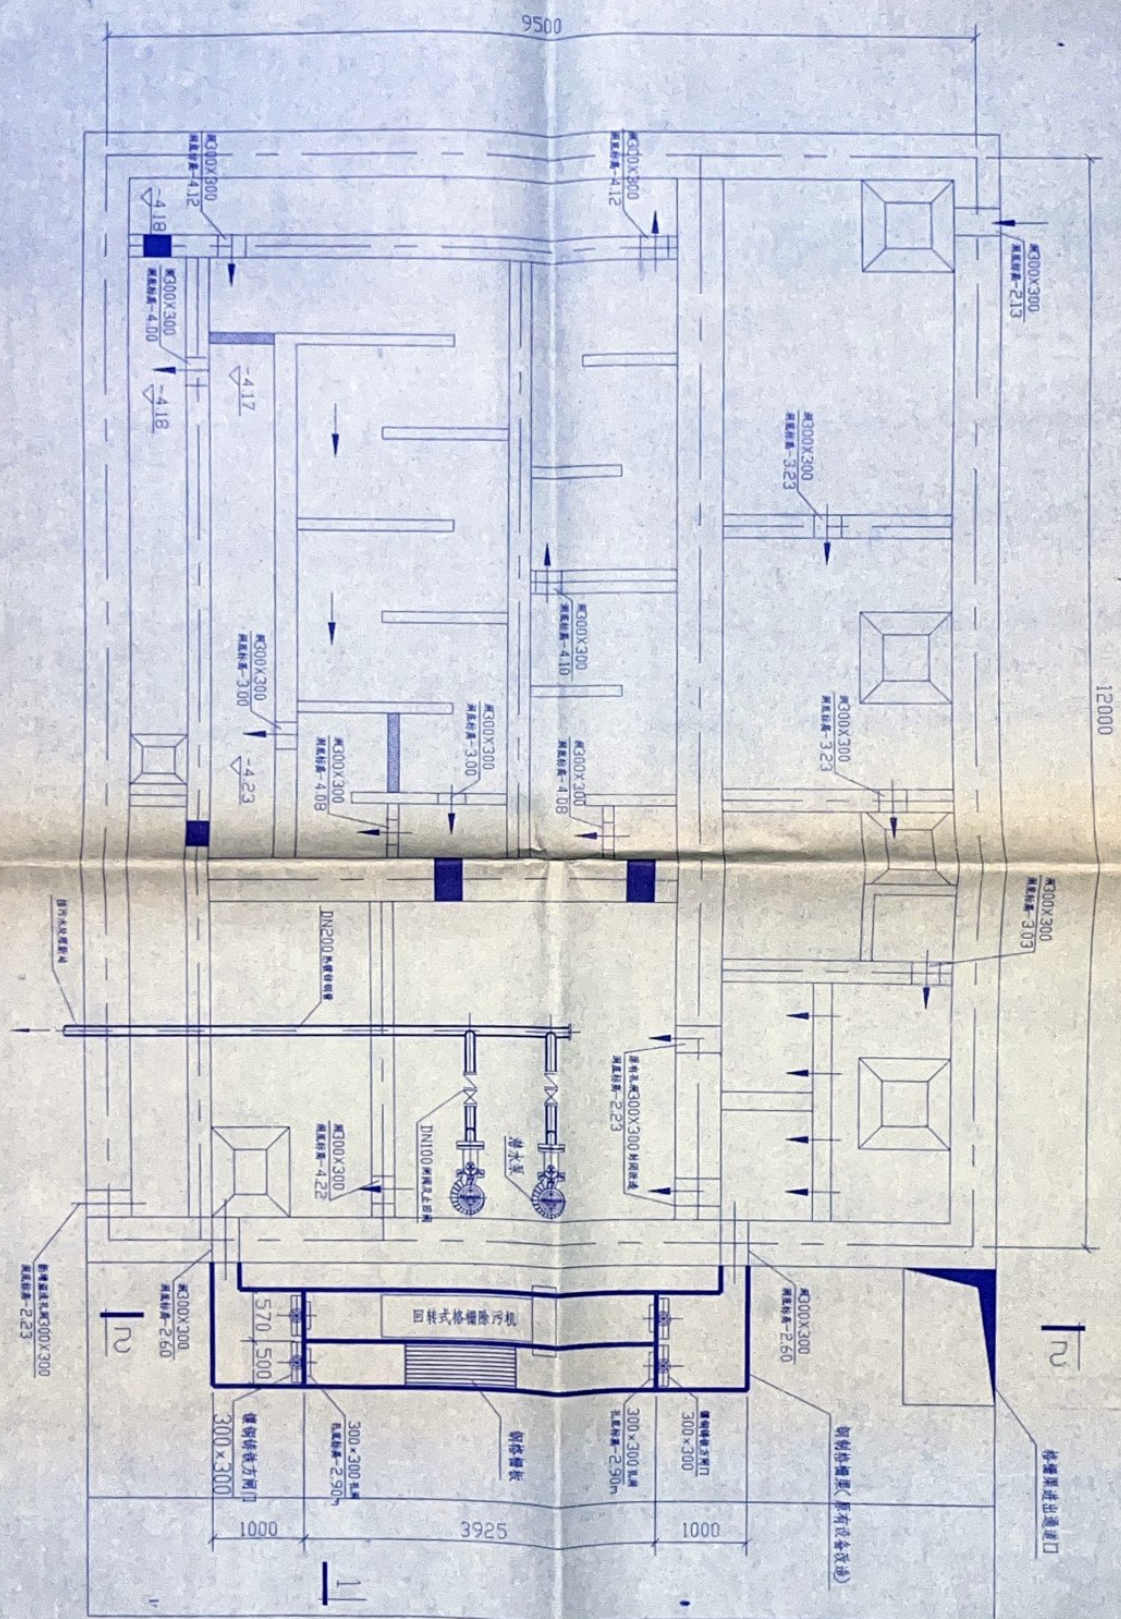

提升泵池平面布置图

图号	981 (2006) S-0111B-05
比例	1:50
日期	2006.5
设计	张
校核	张
审核	张
批准	张

门诊部

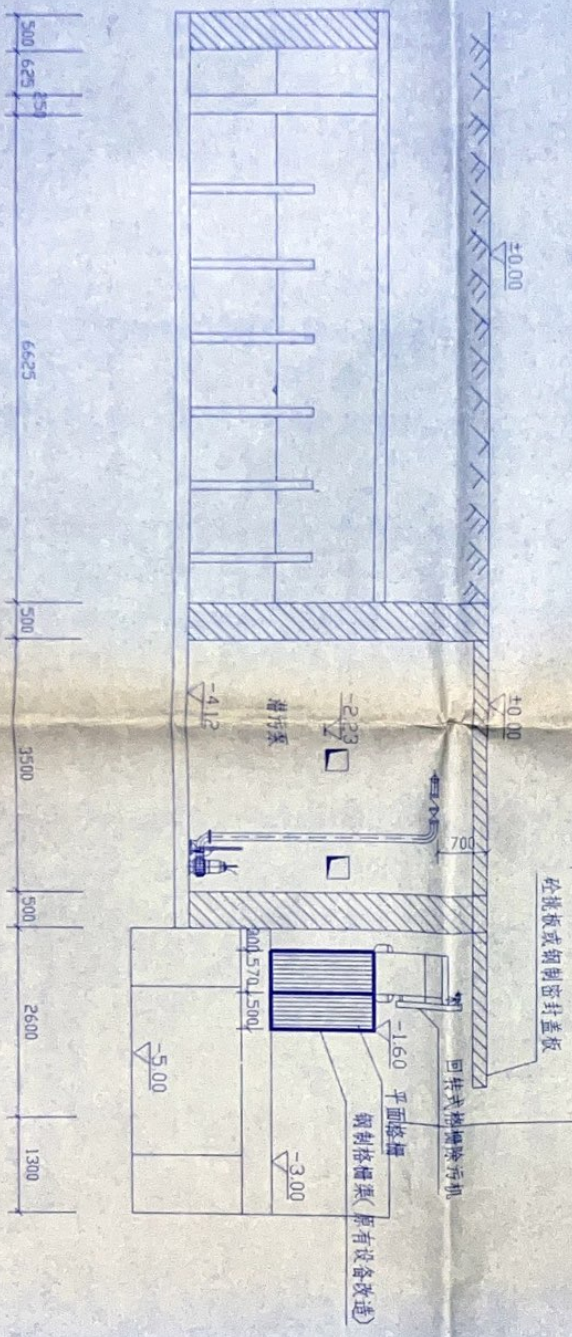


1-1 剖面图

图名 1-1剖面图		图号 981 (2006) S-0111B-05		版本 第1版		比例 1:50		日期 2006.5	
项目 综合管网改造工程		客户 重庆医科大学 附属第二医院		设计 张		校核 张		审核 张	
批准 张		注册 张		项目 张		专业 张		校核 张	
校核 张		审核 张		批准 张		设计 张		校核 张	

中国机械工业
 第三设计研究院
 地址：中国重庆南岸海棠溪
 电话：(023) 68817348 744 (023) 68810893
 传真：(023) 68817349 744 (023) 68810893
 电子邮箱：china3rd@163.com
 网址：www.china3rd.com

警告：
 1. 本图尺寸以图上标注为准，不得以比例尺度量。
 2. 本图仅供设计参考，不得作为施工依据。
 3. 本图之修改权归设计单位所有，其他版本均为无效版本。
 4. 本图之解释权归设计单位所有，设计单位不承担因本图使用不当而造成的一切后果。

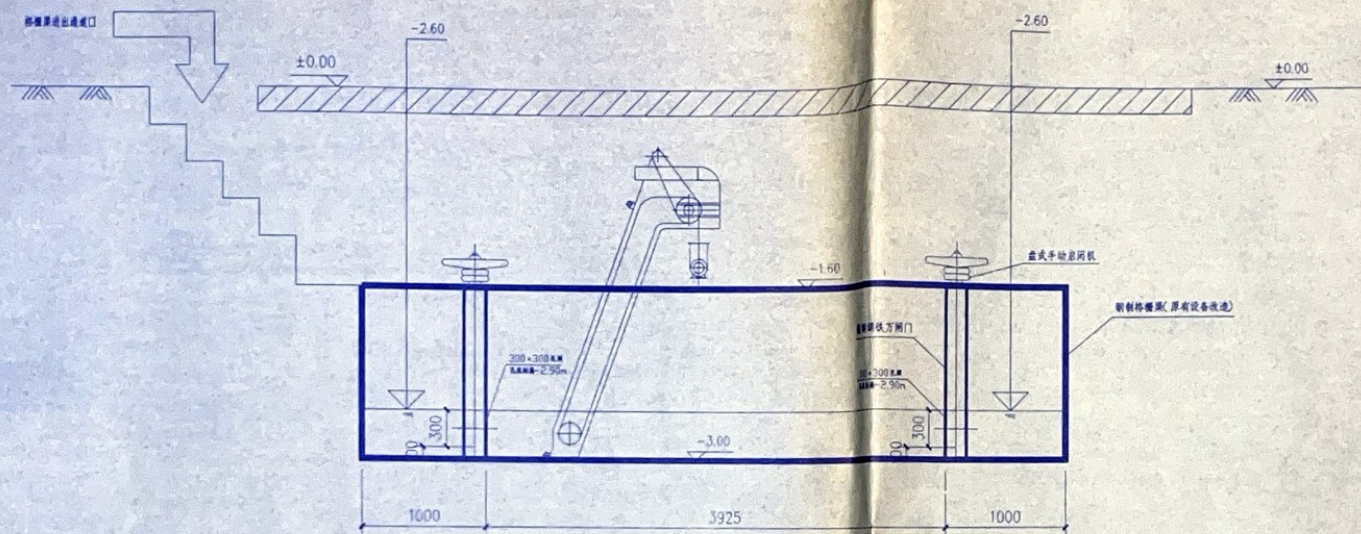

2-2 剖面图

说明:

1. 本图尺寸除标高以米计外, 其余以毫米计;
2. 图中所注标高为相对标高, 取停车场地坪标高为±0.00.
3. 若施工过程中发现实际标高与图纸不符处, 应及时通知设计院, 更改后方可施工.

设备材料一览表

序号	名称	规格	数量	备注
1	旧式格栅除污机	B=500	1	成品
2	格栅除污机	B=300X300	5	成品
3	立式手拉泵		5	成品
4	潜污泵	Q=40m³/h=50m	2	成品
5	闸阀	DN200	3	成品
6	止回阀	DN200	3	成品
7	水泵出水管	DN100	25	
8		DN200	5	设计到池外5米

修改说明:

顾客 重庆医科大学
Owner 附属第二医院

项目 综合管网改造工程
Item

图名 2-2剖面图
Name of drawing

图号 981(2006)S-01HB-07
NO. of drawing

版本号 第1版 比例 1:30
No. of edition Scale

图别 施设 日期 2006.5
Drawing name Date

批准 饶思源
注册 师

项目总 况 力
专业负责 况 力

消防 况 力

审核 况 力

校对 黄 鹏

设计 张 为

中国机械工业
第三设计研究院
THIRD DESIGN AND RESEARCH INSTITUTE, INC. CHINA

地址: 中国, 重庆, 磨坪路17号
Add: NO.17 Mopu Road, Chongqing

电话: 023-68612368 传真: 023-68610885
TEL. FAX.

工程设计师编号: 甲00111330-1
Design Certificate No. A-0000001

敬告:

1. 本图尺寸以图上标注为准, 不得以比例尺度量.
2. 本套图必需签署批准并加盖设计专用章方可作为实际施工之用.
3. 本图之最低版本为有效版本, 其他版本为无效版本.
4. 本图之版权属机械工业第三设计研究院所有, 未经本院授权不得转让第三方, 或以任何形式复制.